


TUBERIA DE ALIMENTACION				
APARATO	SECCION			TIPO DE TUBO
	TIPO A	TIPO B	TIPO C, D, E	
LAVABO	13/15	13/15	13/15	COBRE
BIDET	13/15	13/15	13/15	COBRE
SANITARIO	13/15	13/15	13/15	COBRE
BAÑERA			16/18	COBRE
DUCHA		13/15	13/15	COBRE
FREGADERO	13/15	13/15	13/15	COBRE
OFFICE			13/15	COBRE
LAVADERO	13/15	13/15	16/18	COBRE
LAVAVAJILLAS		13/15	13/15	COBRE
LAVADORA	13/15	13/15	16/18	COBRE

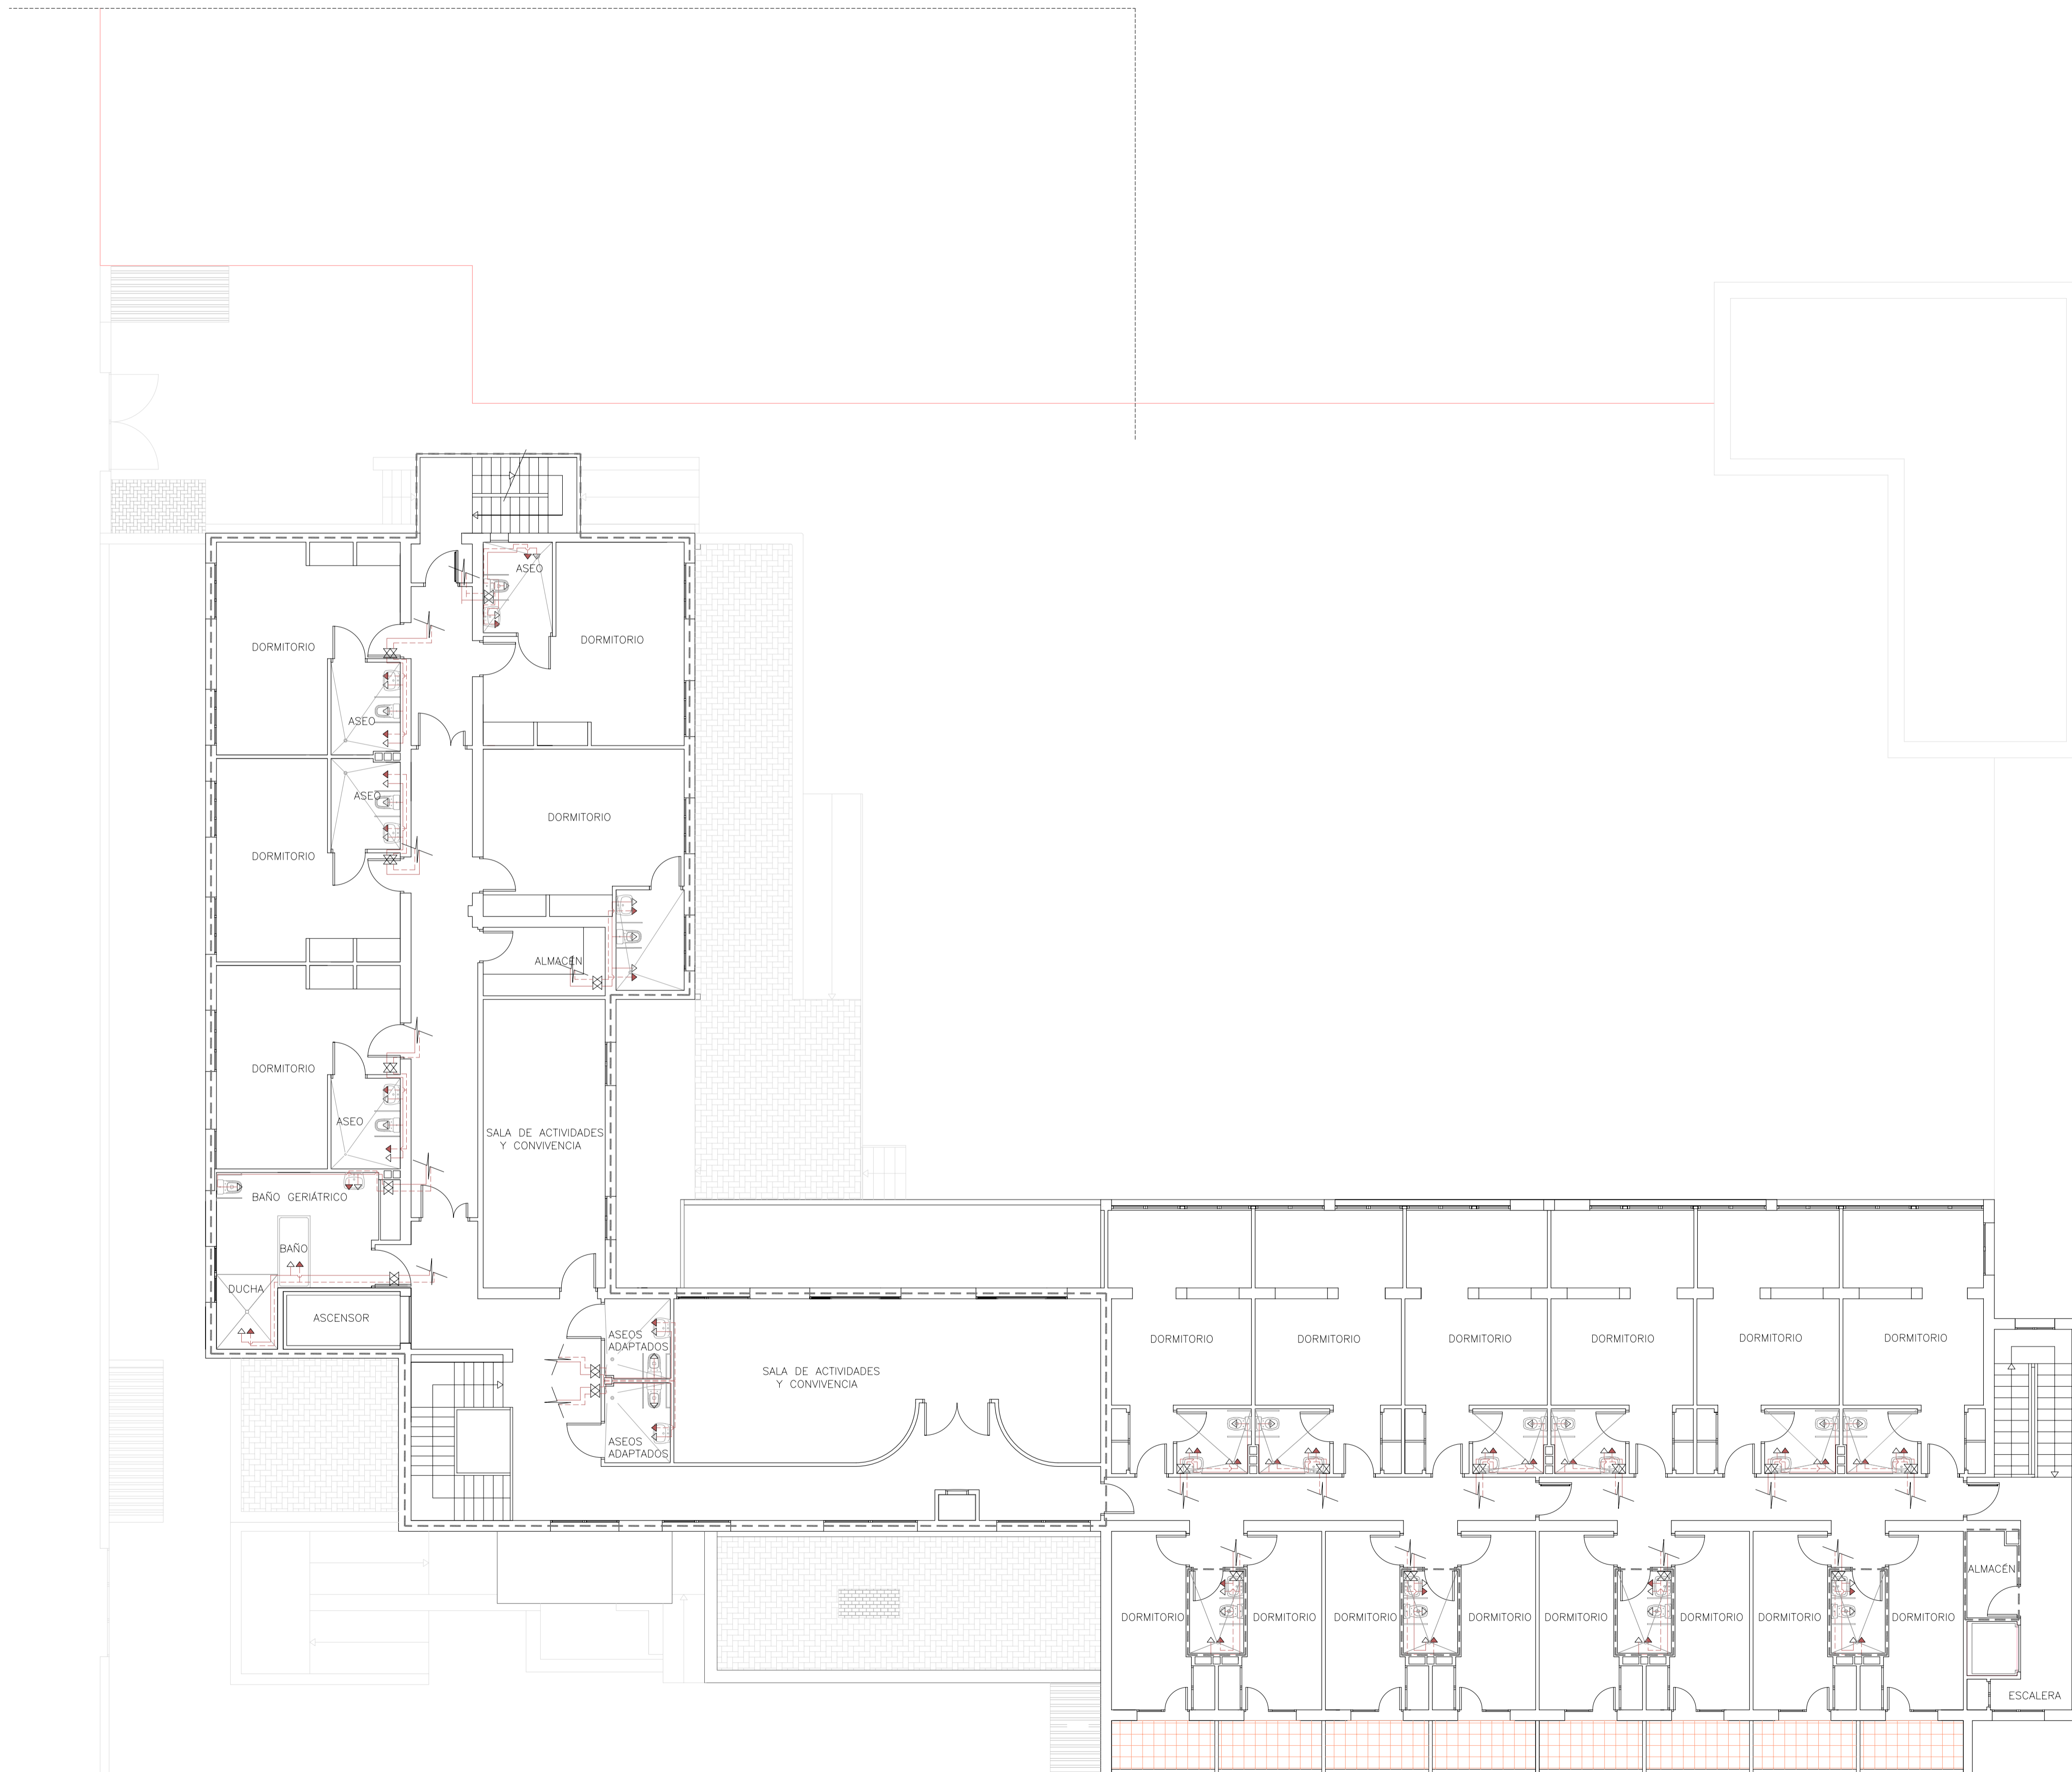

LEYENDA	
	CANALIZACIÓN AGUA FRÍA
	CANALIZACIÓN AGUA CALIENTE
	GRIFO AGUA FRÍA
	GRIFO AGUA CALIENTE
	LLAVE DE PASO
	LLAVE GENERAL DE REGISTRO.
	CALDERA.
	GRUPO DE PRESIÓN CON ACUMULADOR.
	BOMBA DE CIRCULACIÓN.
	CONTADOR DIVISIONARIO.
	CONTADOR GENERAL.
	VÁLVULA DE RETENCIÓN.
	ACOMETIDA A LA RED PÚBLICA.
	MONTANTE AGUA FRÍA.
	MONTANTE AGUA CALIENTE.
	CONEXIÓN A RED EXISTENTE

----- ZONAS AFECTADAS POR REFORMA Y AMPLIACIÓN

MODIFICADO DEL PROYECTO BÁSICO Y DE EJECUCIÓN DE REFORMA Y AMPLIACIÓN DE LA RESIDENCIA GERIÁTRICA

IL.LM. AJUNTAMENT DE BENICARLO

SITUACION: BENICARLO.(CASTELLON)	ENERO 2.007
SERVICIOS TÉCNICOS MUNICIPALES: D. LUIS PÉREZ LORES, ARQUITECTO MUNICIPAL	
ESCALA: 1/100	PLANO DE: INSTALACIÓN DE FONTANERÍA AMPLIACIÓN. PLANTA SEGUNDA
NUMERO: IF.3	